

ПРОЕКТ БЕЗ ЦВЕТНОЙ НАДПИСИ ЯВЛЯЕТСЯ НЕЛЕГАЛЬНОЙ КОПИЕЙ

2/01	ХОЛЛ+ЛЕСТНИЦА
2/02	ВАННАЯ
2/03	КОМНАТА
2/04	КОМНАТА
2/05	КОМНАТА
2/06	ВАННАЯ
2/07	ГАРДЕРОБ
2/08	КОМНАТА
2/09	ГАРДЕРОБ

Обозначения:

- холодная вода
- теплая вода
- циркуляция
- канализация

- 16*2 – труба PEX/Al/PEX 16x2мм
- 20*2 – труба PEX/Al/PEX 20x2мм
- 26*3 – труба PEX/Al/PEX 26x3мм
- ПХВ50 – канализационная труба ПХВ – DN50/D650
- ПХВ110 – канализационная труба ПХВ – DN100/D6110

Кол. уч.		Подпись	Дата
Разработал:	инж. Артур Мазур		2007.11
Перевод:	арх. Б. Мендель		2008.02
Адаптация:			


"Вилла Виктория"

Локализация:

ПЛАН 2-го ЭТАЖА
1:100

Стадия	Лист	Листов
C	2	9
Разработан в польском Архитектурном Бюро "ARCHON +" ВСЕ ПРАВА ЗАЩИЩЕНЫ Лицензия на проект для "АРХОН Украина" Киев, тел. (044) 251 26 04		



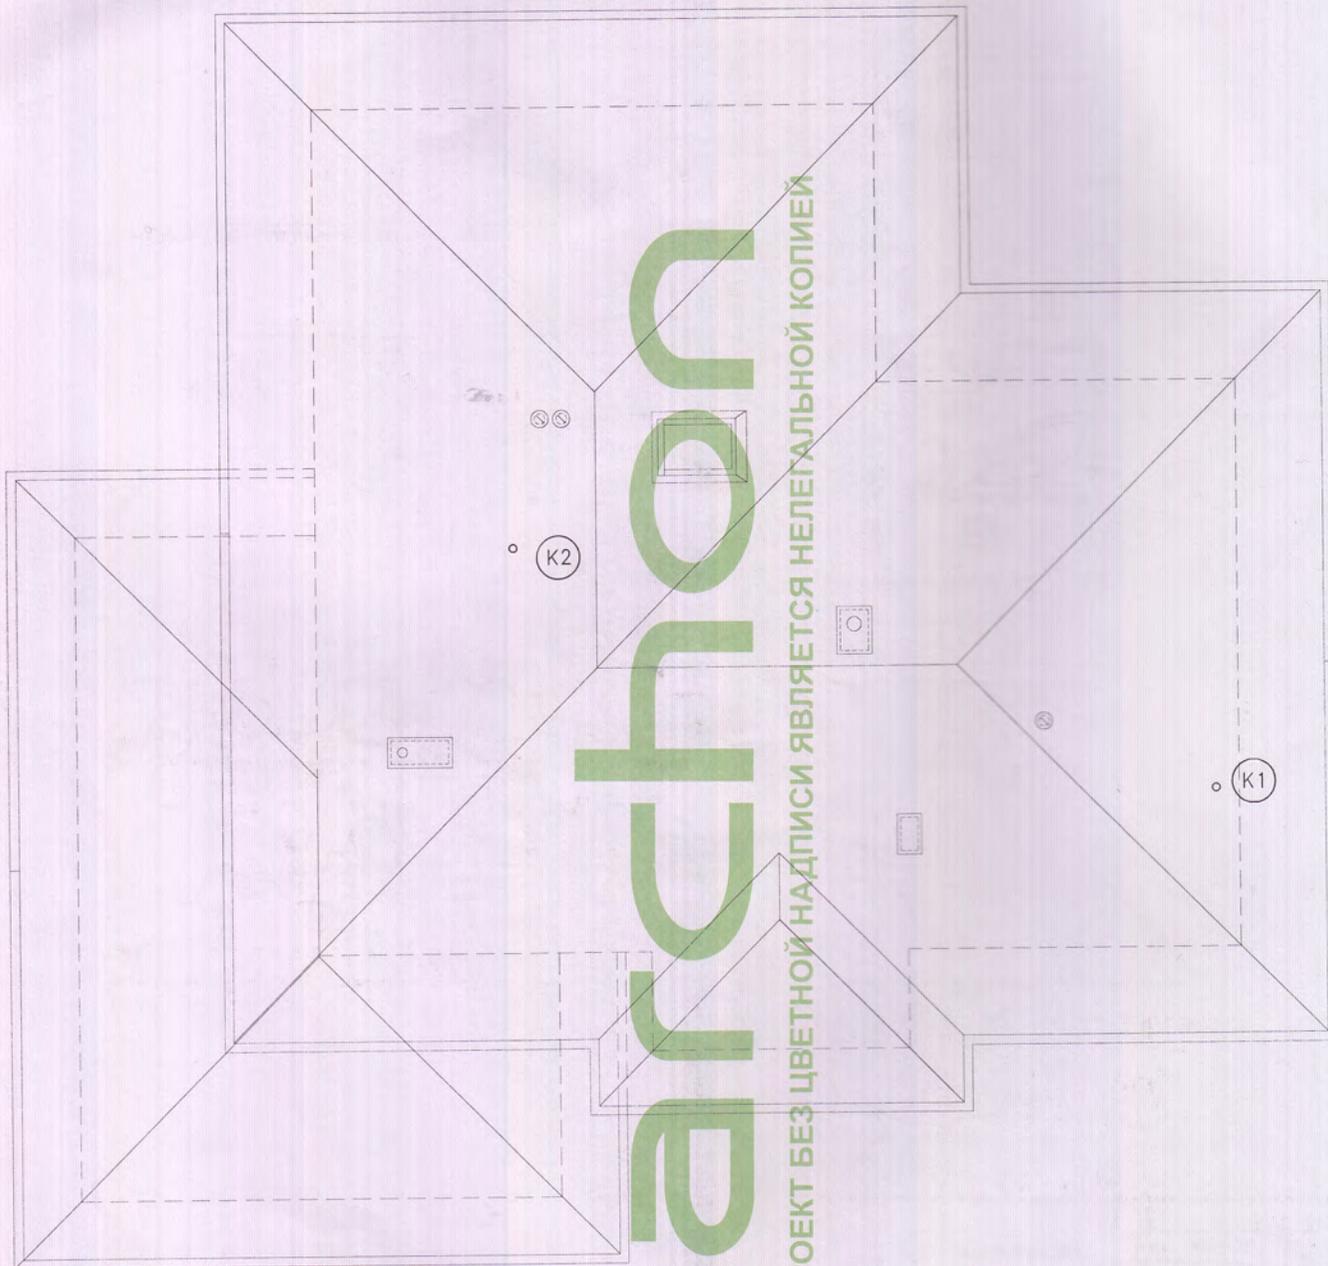


ПРОЕКТ БЕЗ ЦВЕТНОЙ НАДПИСИ ЯВЛЯЕТСЯ НЕЛЕГАЛЬНОЙ КОПИЕЙ


Кол. уч.		Подпись	Дата	"Вилла Виктория"	Стадия	Лист	Листов	
Разработал:	инж. Артур Мазур		2007.11		С	3	9	
Перевод:	арх. Б. Мендель	<i>B. Mendel</i>	2008.02	Локализация:	Разработан в польском Архитектурном Бюро "ARCHON +" ВСЕ ПРАВА ЗАЩИЩЕНЫ Лицензия на проект для "АРХОН Украина" Киев, тел. (044) 251 26 04			
Адаптация:				ПЛАН КРОВЛИ				
					1:100			

"Вилла Виктория"

ПРОЕКТ БЕЗ ЦВЕТНОЙ НАДПИСИ ЯВЛЯЕТСЯ НЕЛЕГАЛЬНОЙ КОПИЕЙ

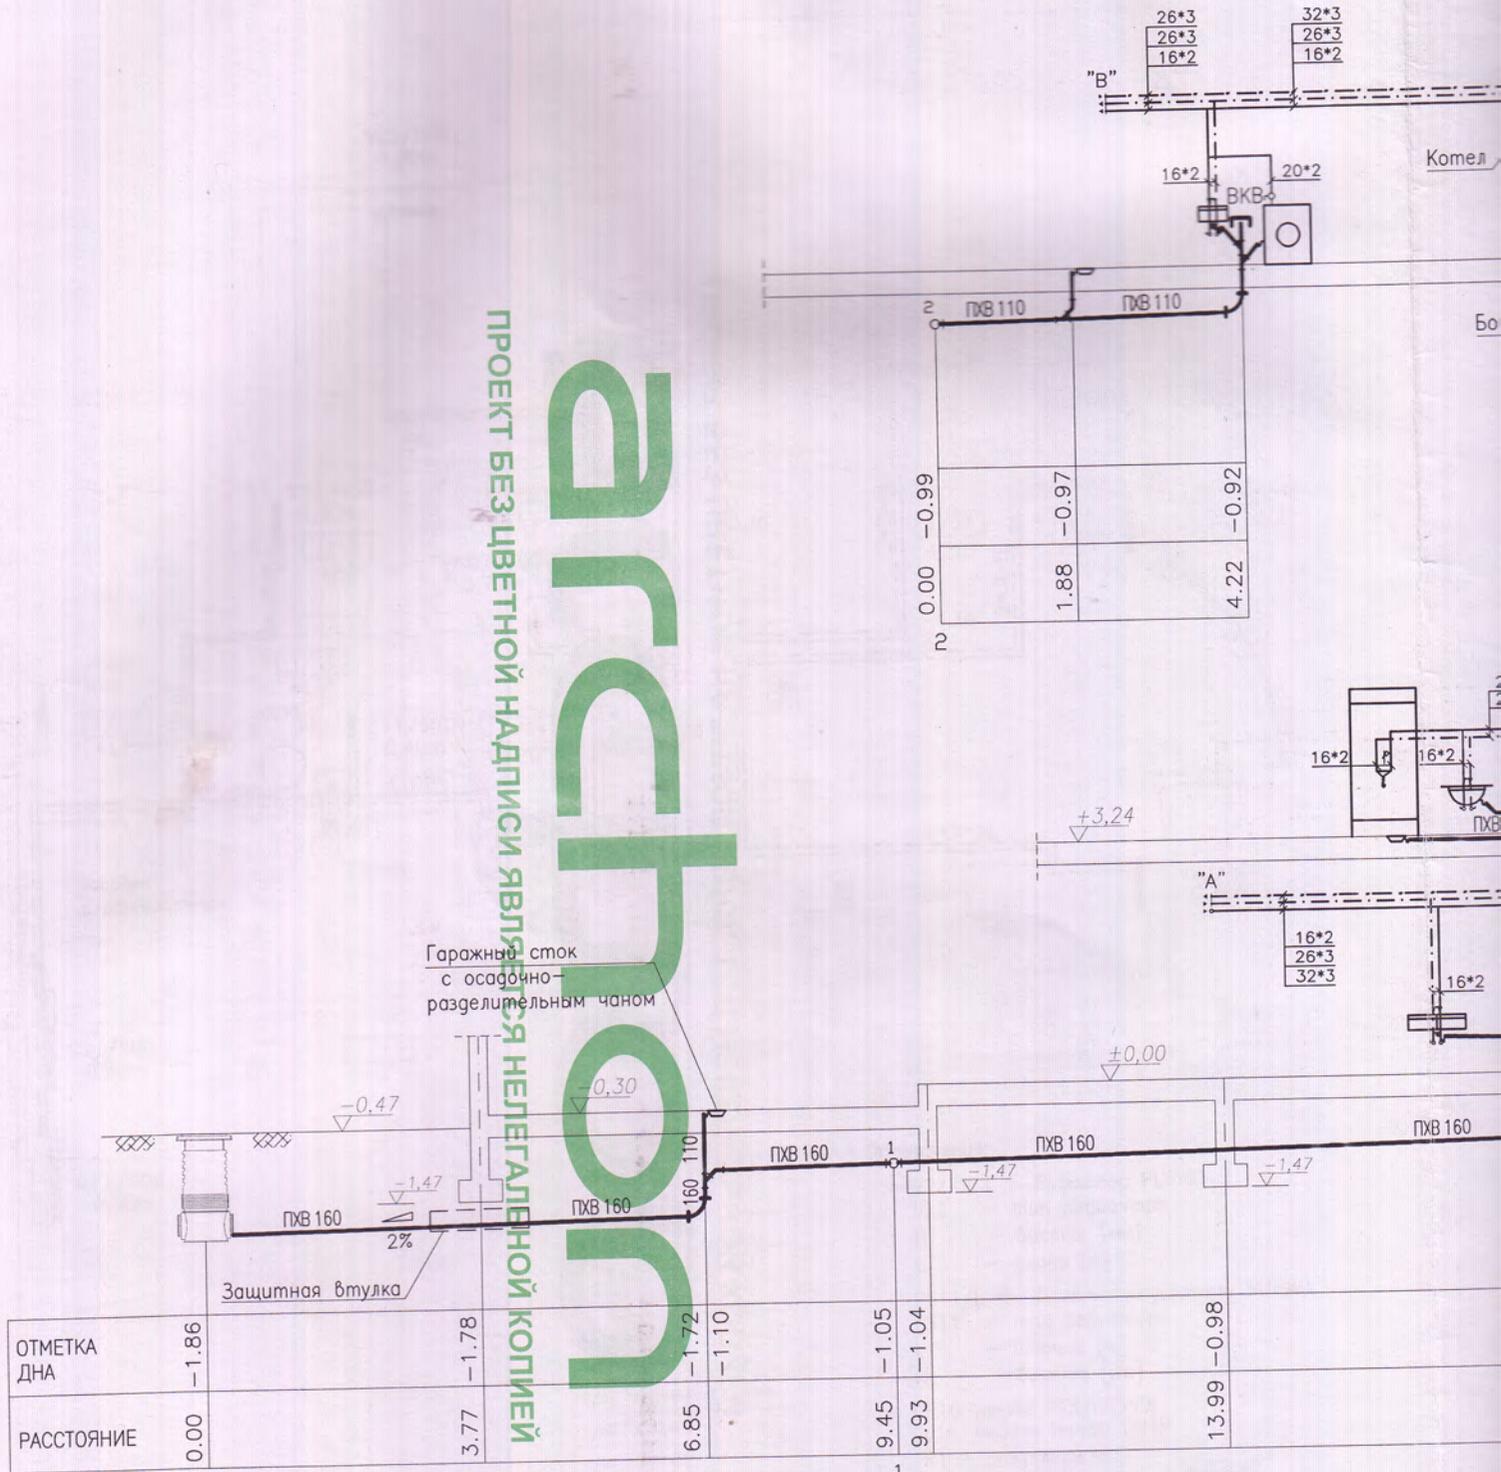

Обозначения:

 


ВНИМАНИЕ:

Углубление подано от уровня ±0. пола первого этажа.

- 16*2 — труба PEX/Al/PEX 16x2мм
- 20*2 — труба PEX/Al/PEX 20x2мм
- 26*3 — труба PEX/Al/PEX 26x3мм
- 32*3 — труба PEX/Al/PEX 32x3мм

- ПХВ50 — канализационная труба ПХВ — DN50/D850
- ПХВ75 — канализационная труба ПХВ — DN70/D875
- ПХВ110 — канализационная труба ПХВ — DN100/D8110
- ПХВ160 — канализационная труба ПХВ — DN150/D8160

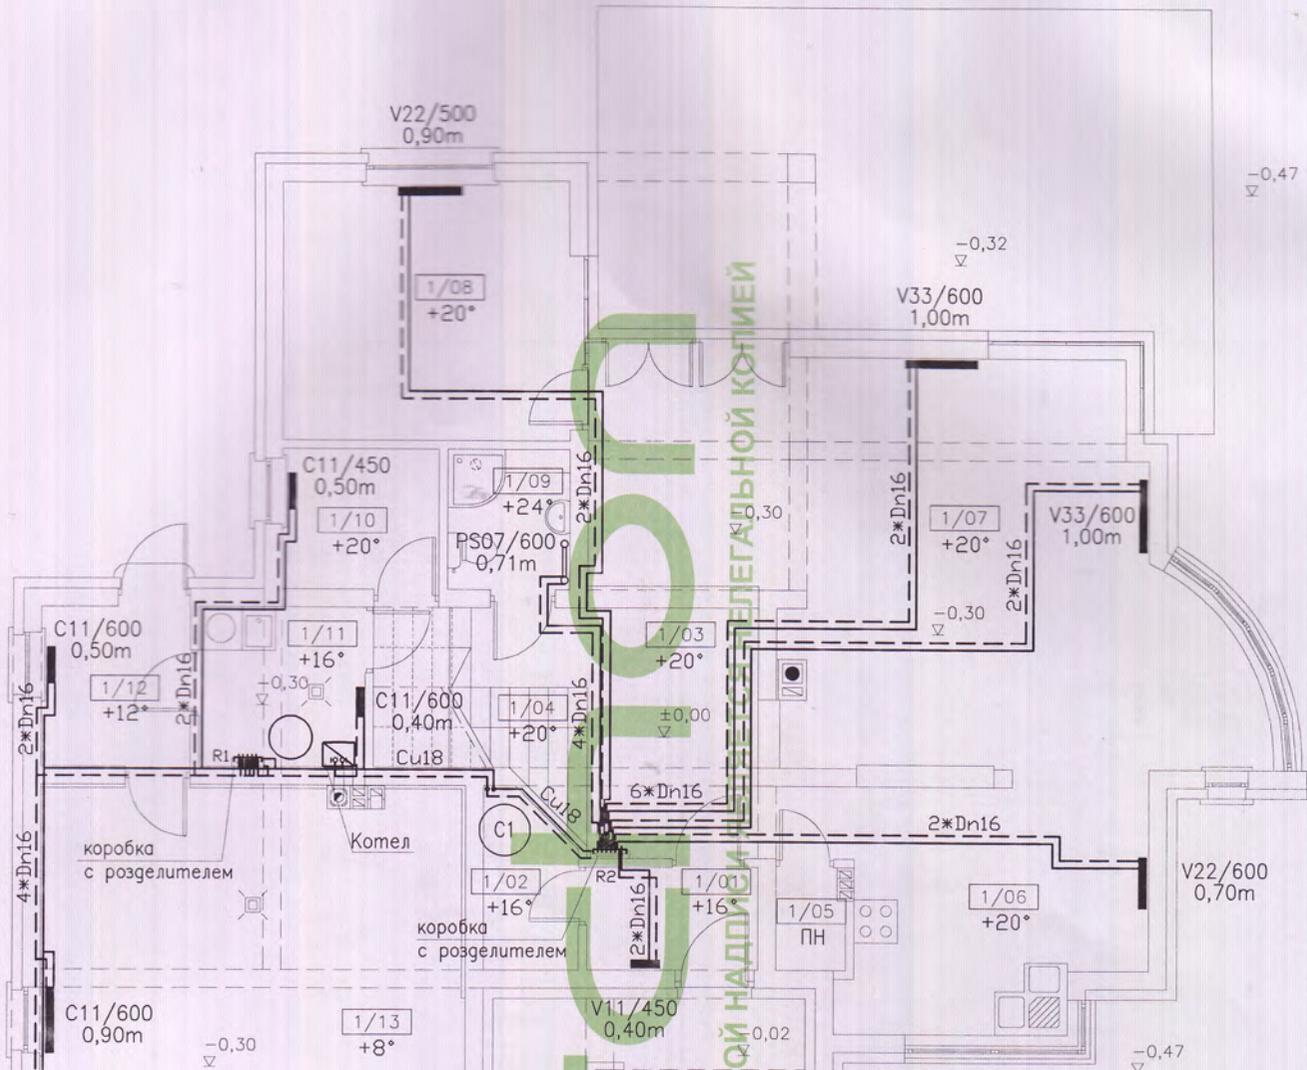

1/01	ТАМБУР
1/02	ГАРДЕРОБ
1/03	ХОЛЛ
1/04	ЛЕСТНИЦА
1/05	КЛАДОВАЯ
1/06	КУХНЯ
1/07	ГОСТИНАЯ+СТОЛОВАЯ
1/08	КОМНАТА
1/09	ВАННАЯ
1/10	ХОЗ. ПОМЕЩЕНИЕ
1/11	КОТЕЛЬНАЯ
1/12	ХОЗ. ПОМЕЩЕНИЕ
1/13	ГАРАЖ

Обозначения:

- V22/H L - Радиатор PURMO
- V22 - тип радиатора
- H - высота [мм]
- L - длина [м]
- PS11/L H - Полотенцесушитель PURMO
- PS11 - тип радиатора
- L - ширина [м]
- H - высота [мм]
- DN16 - труба PEX/Al/PEX
- Cu18 - медная труба DN18
- R1 - разделитель
- - - - - трубы ц.о. - запитывающие
- - - - - трубы ц.о. - возвратные

(C1) - стояк центр. отопления

НП - не отапливаемое помещение

Кол. уч.		Подпись	Дата
Разработал:	инж. Артур Мазур	<i>[Signature]</i>	2007.11
Перевод:	арх. Б. Мендель	<i>[Signature]</i>	2008.02
Адаптация:			


"Вилла Виктория"

Локализация:

ПЛАН 1-го ЭТАЖА
1:100

Стадия	Лист	Листов
С	5	9
Разработан в польском Архитектурном Бюро "ARCHON +" ВСЕ ПРАВА ЗАЩИЩЕНЫ Лицензия на проект для "АРХОН Украина" Киев, тел. (044) 251 26 04		



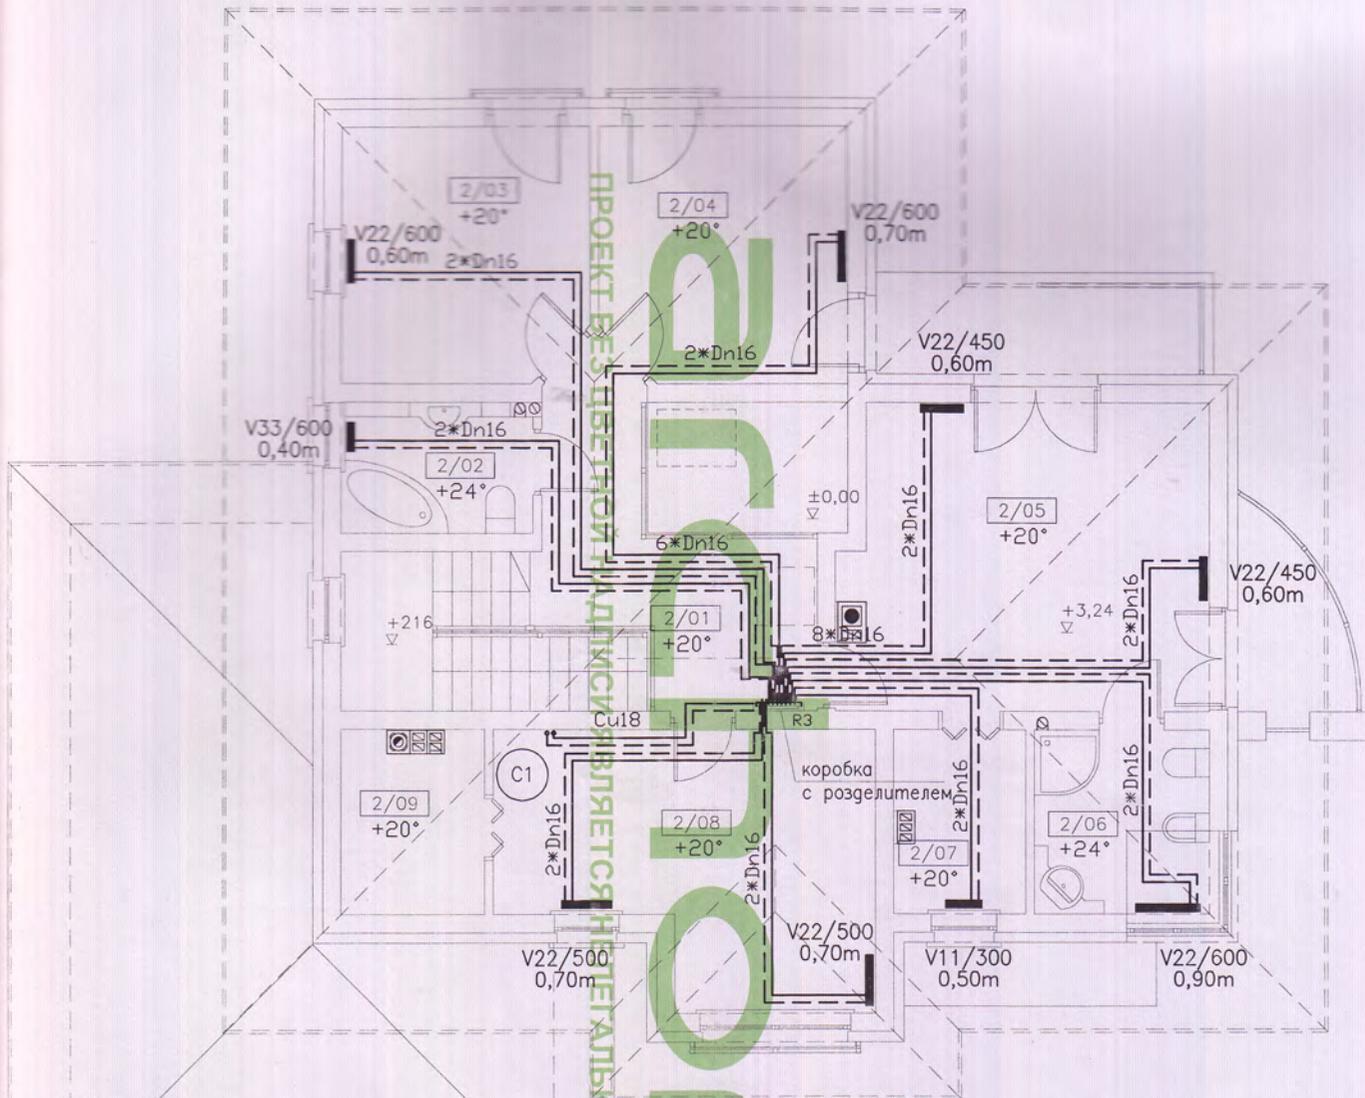

Обозначения:

- V22/H L - Радиатор PURMO
- V22 - тип радиатора
- H - высота [мм]
- L - длина [м]

- DN16 - труба PEX/Al/PEX
- Cu18 - медная труба DN18

- — трубы ц.о. - запитывающие
- - - - - трубы ц.о. - возвратные

(C1) - стояк центр. отопления

R1 - разделитель

2/01	ХОЛЛ+ЛЕСТНИЦА
2/02	ВАННАЯ
2/03	КОМНАТА
2/04	КОМНАТА
2/05	КОМНАТА
2/06	ВАННАЯ
2/07	ГАРДЕРОБ
2/08	КОМНАТА
2/09	ГАРДЕРОБ

Кол. уч.		Подпись	Дата
Разработал:	инж. Артур Мазур	<i>[Signature]</i>	2007.11
Перевод:	арх. Б. Мендель	<i>[Signature]</i>	2008.02
Адаптация:			

Локализация: "Вилла Виктория"

ПЛАН 2-го ЭТАЖА
1:100

Стадия	Лист	Листов
C	6	9
Разработан в польском Архитектурном Бюро "ARCHON +" ВСЕ ПРАВА ЗАЩИЩЕНЫ Лицензия на проект для "АРХОН Украина" Киев, тел. (044) 251 26 04		

